


этаж	радиатор	n
3 - 6	U11-500-1400	4,5
7	U21-500-1100	5

этаж	радиатор	n
3 - 6	U11-500-1400	4,5
7	U21-500-1100	5

этаж	радиатор	n
3 - 6	U21-500-600	2,5
7	U21-500-600	3,0

этаж	радиатор	n
3 - 6	U11-500-1400	4,5
7	U21-500-1100	5

этаж	радиатор	n
3 - 6	U11-500-1400	4,5
7	U21-500-1100	5

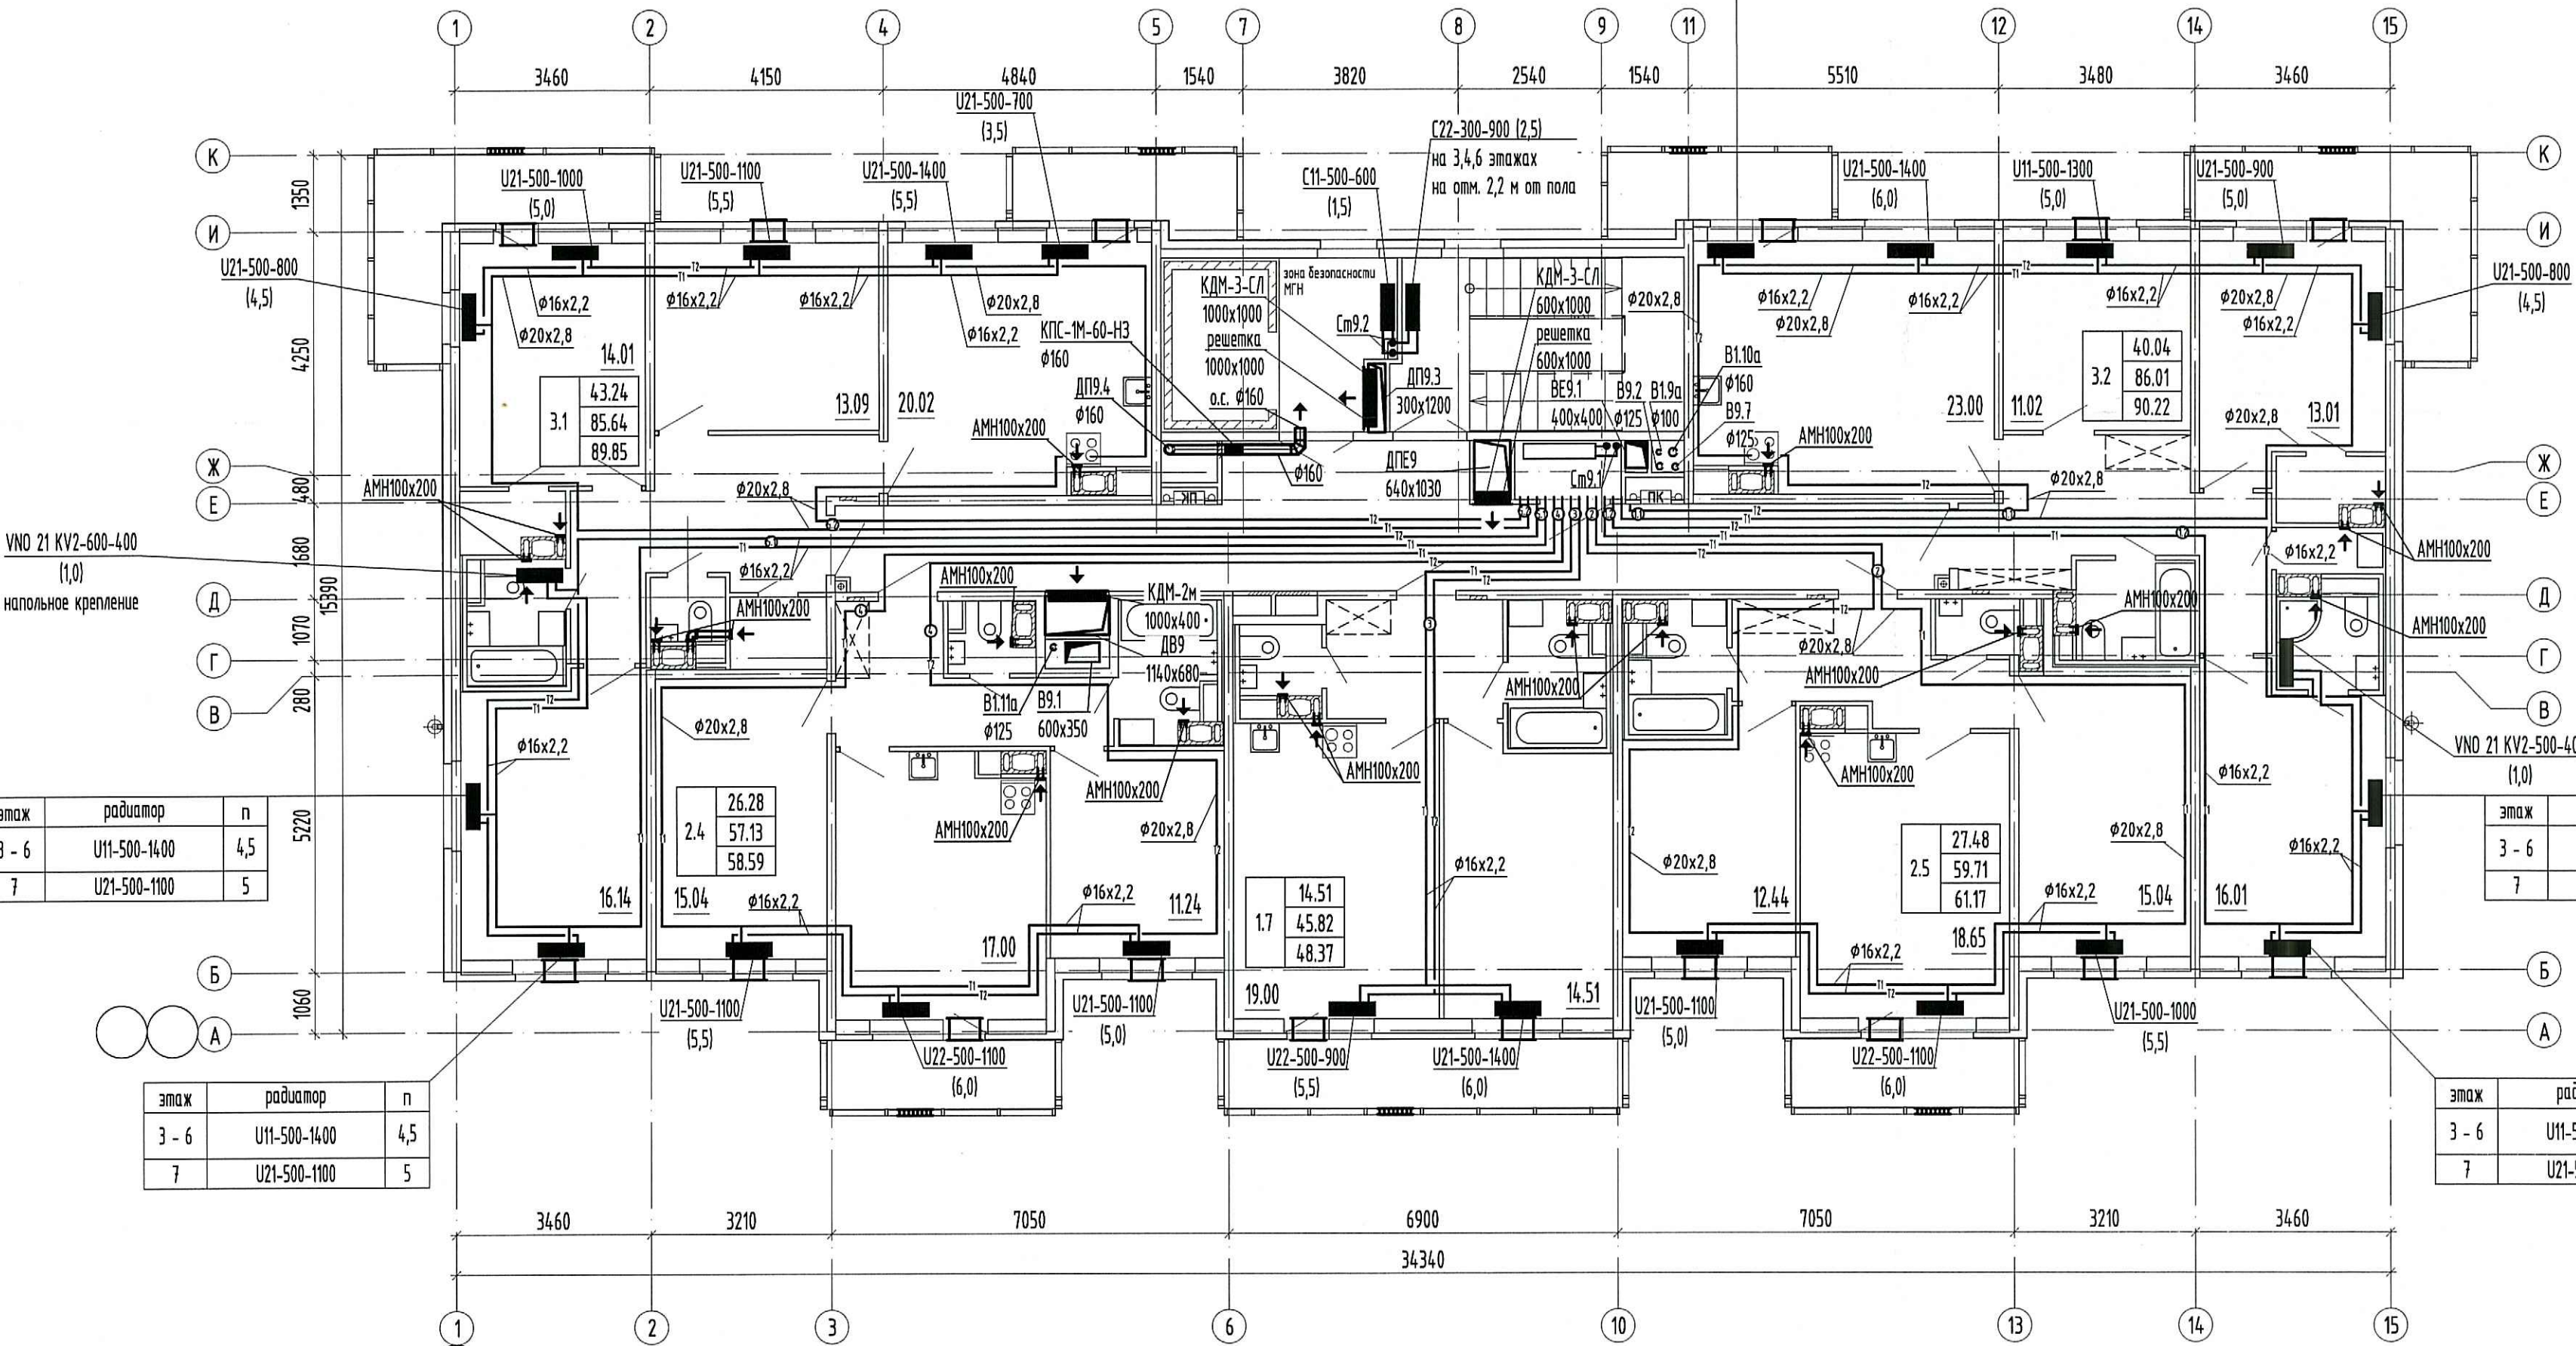

VNO 21 KV2-600-400 (1,0)
напольное крепление


ООО «Строительная компания «Каменица»
производство работ
12 ДЕК 2019
Подпись: [Signature]
Должность: [Blank] Подпись: [Blank]

ПРОВЕРЕНО
ТЕХНИЧЕСКИЙ ОТДЕЛ
11 ДЕК 2019
сотрудник ТО

Примечание:

- Трубопроводы условно отнесены от стен.
- Отверстия 100x100 и менее пробиваются по месту.
- Монтаж полимерных трубопроводов вести в соответствии с положениями СП 41-109-2005, СП 73.13330.2016 и рекомендациями завода-изготовителя.
- При монтаже радиаторов систем отопления следовать рекомендациям завода-изготовителя, а также учитывать минимально допустимые расстояния:
 - от торца (боковой стенки) радиатора до стены минимум 200 мм;
 - от торца (боковой стенки) радиатора до откоса проема балконной двери минимум 100 мм.
- Все шахты ДВ и ДП выполнить герметичными с нормируемым пределом огнестойкости EI30.
- В соответствии с Задаaniem на проектирование оконных клапанов AirBox в квартирах-студиях устанавливаются в количестве 2 штук (при невозможности установки клапана КИВ) следующим образом:
 - горизонтально над балконной дверью;
 - при открывающемся окне - в окно установить клапан AirBox Comfort без фрезеровки;
 - при неоткрывающемся окне установить клапан AirBox Comfort без фрезеровки вертикально в балконную дверь на противоположную сторону от петель створки, в верхней части створки.
- Зачему уплотнителя балконной двери по внешнему контуру производить строго напротив места установки клапана.
- КИВ устанавливается на отм. 2,2м от чистого пола (ось), на расстоянии не менее 300 мм от оконно-дверного проема по горизонтали.
- Данный проект рассматривать совместно с проектом 04/17-4-0В4.

Схема комплекса

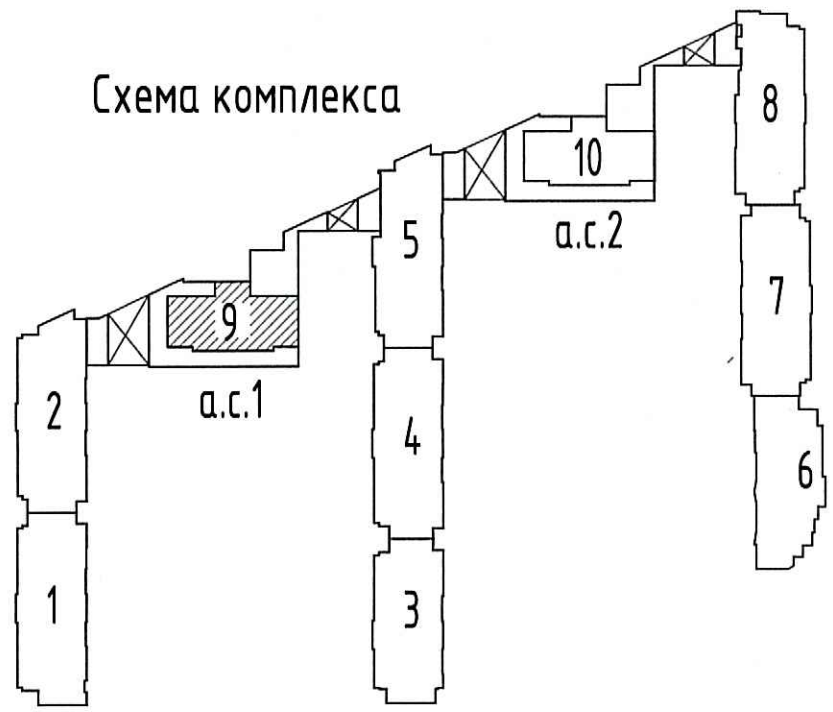

Условные обозначения:

- T1 - подающий трубопровод
- T2 - обратный трубопровод
- 1 - нумерация горизонтальных веток
- [Symbol] - приточный клапан Air-Box Comfort
- [Symbol] - решетка в витражных конструкциях
- [Symbol] - клапан инфильтрации воздуха КИВ-125

Инв.Н подл. / Подп. и дата / Взам. инв.Н

04/17 - 4 - 0В1				
Многоквартирный жилой дом со встроенными помещениями и встроенно-пристроенными подземными гаражами, расположенный по адресу: г. Санкт-Петербург, Коменданский проспект, участок 1 (юго-западное пересечение с рекой Каменкой), кадастровый № земельного участка 78:34:004:281:1950.				
Изм.	Кол.чл.	Лист	№ док.	Подпись
г.л. спец.	Мельникова	10.19		[Signature]
Разработал	Пономарёв	10.19		[Signature]
Разработал	Петлицкая	10.19		[Signature]
Исполнил	Липатова	10.19		[Signature]
Н. контр.	Мельникова	10.19		[Signature]
Жилой комплекс			Стадия	Листов
Отопление и вентиляция. Секция 9. План 3-7 этажа.			P	26
ООО «Простор-Л» Санкт-Петербург			[Logo]	