

Условные обозначения:

- T1 — - подающий трубопровод
- T2 — - обратный трубопровод
- ① — - нумерация горизонтальных веток
- ⑤.1 — - нумерация горизонтальных веток, идущих на одну квартиру, в случае деления в пределах коллекторной одного квартирного отвода на 2 ветки
- — - приточный клапан Air-Box Comfort
- ▬ — - решетка в витражных конструкциях
- ↔ — - клапан инфильтрации воздуха КИВ-125


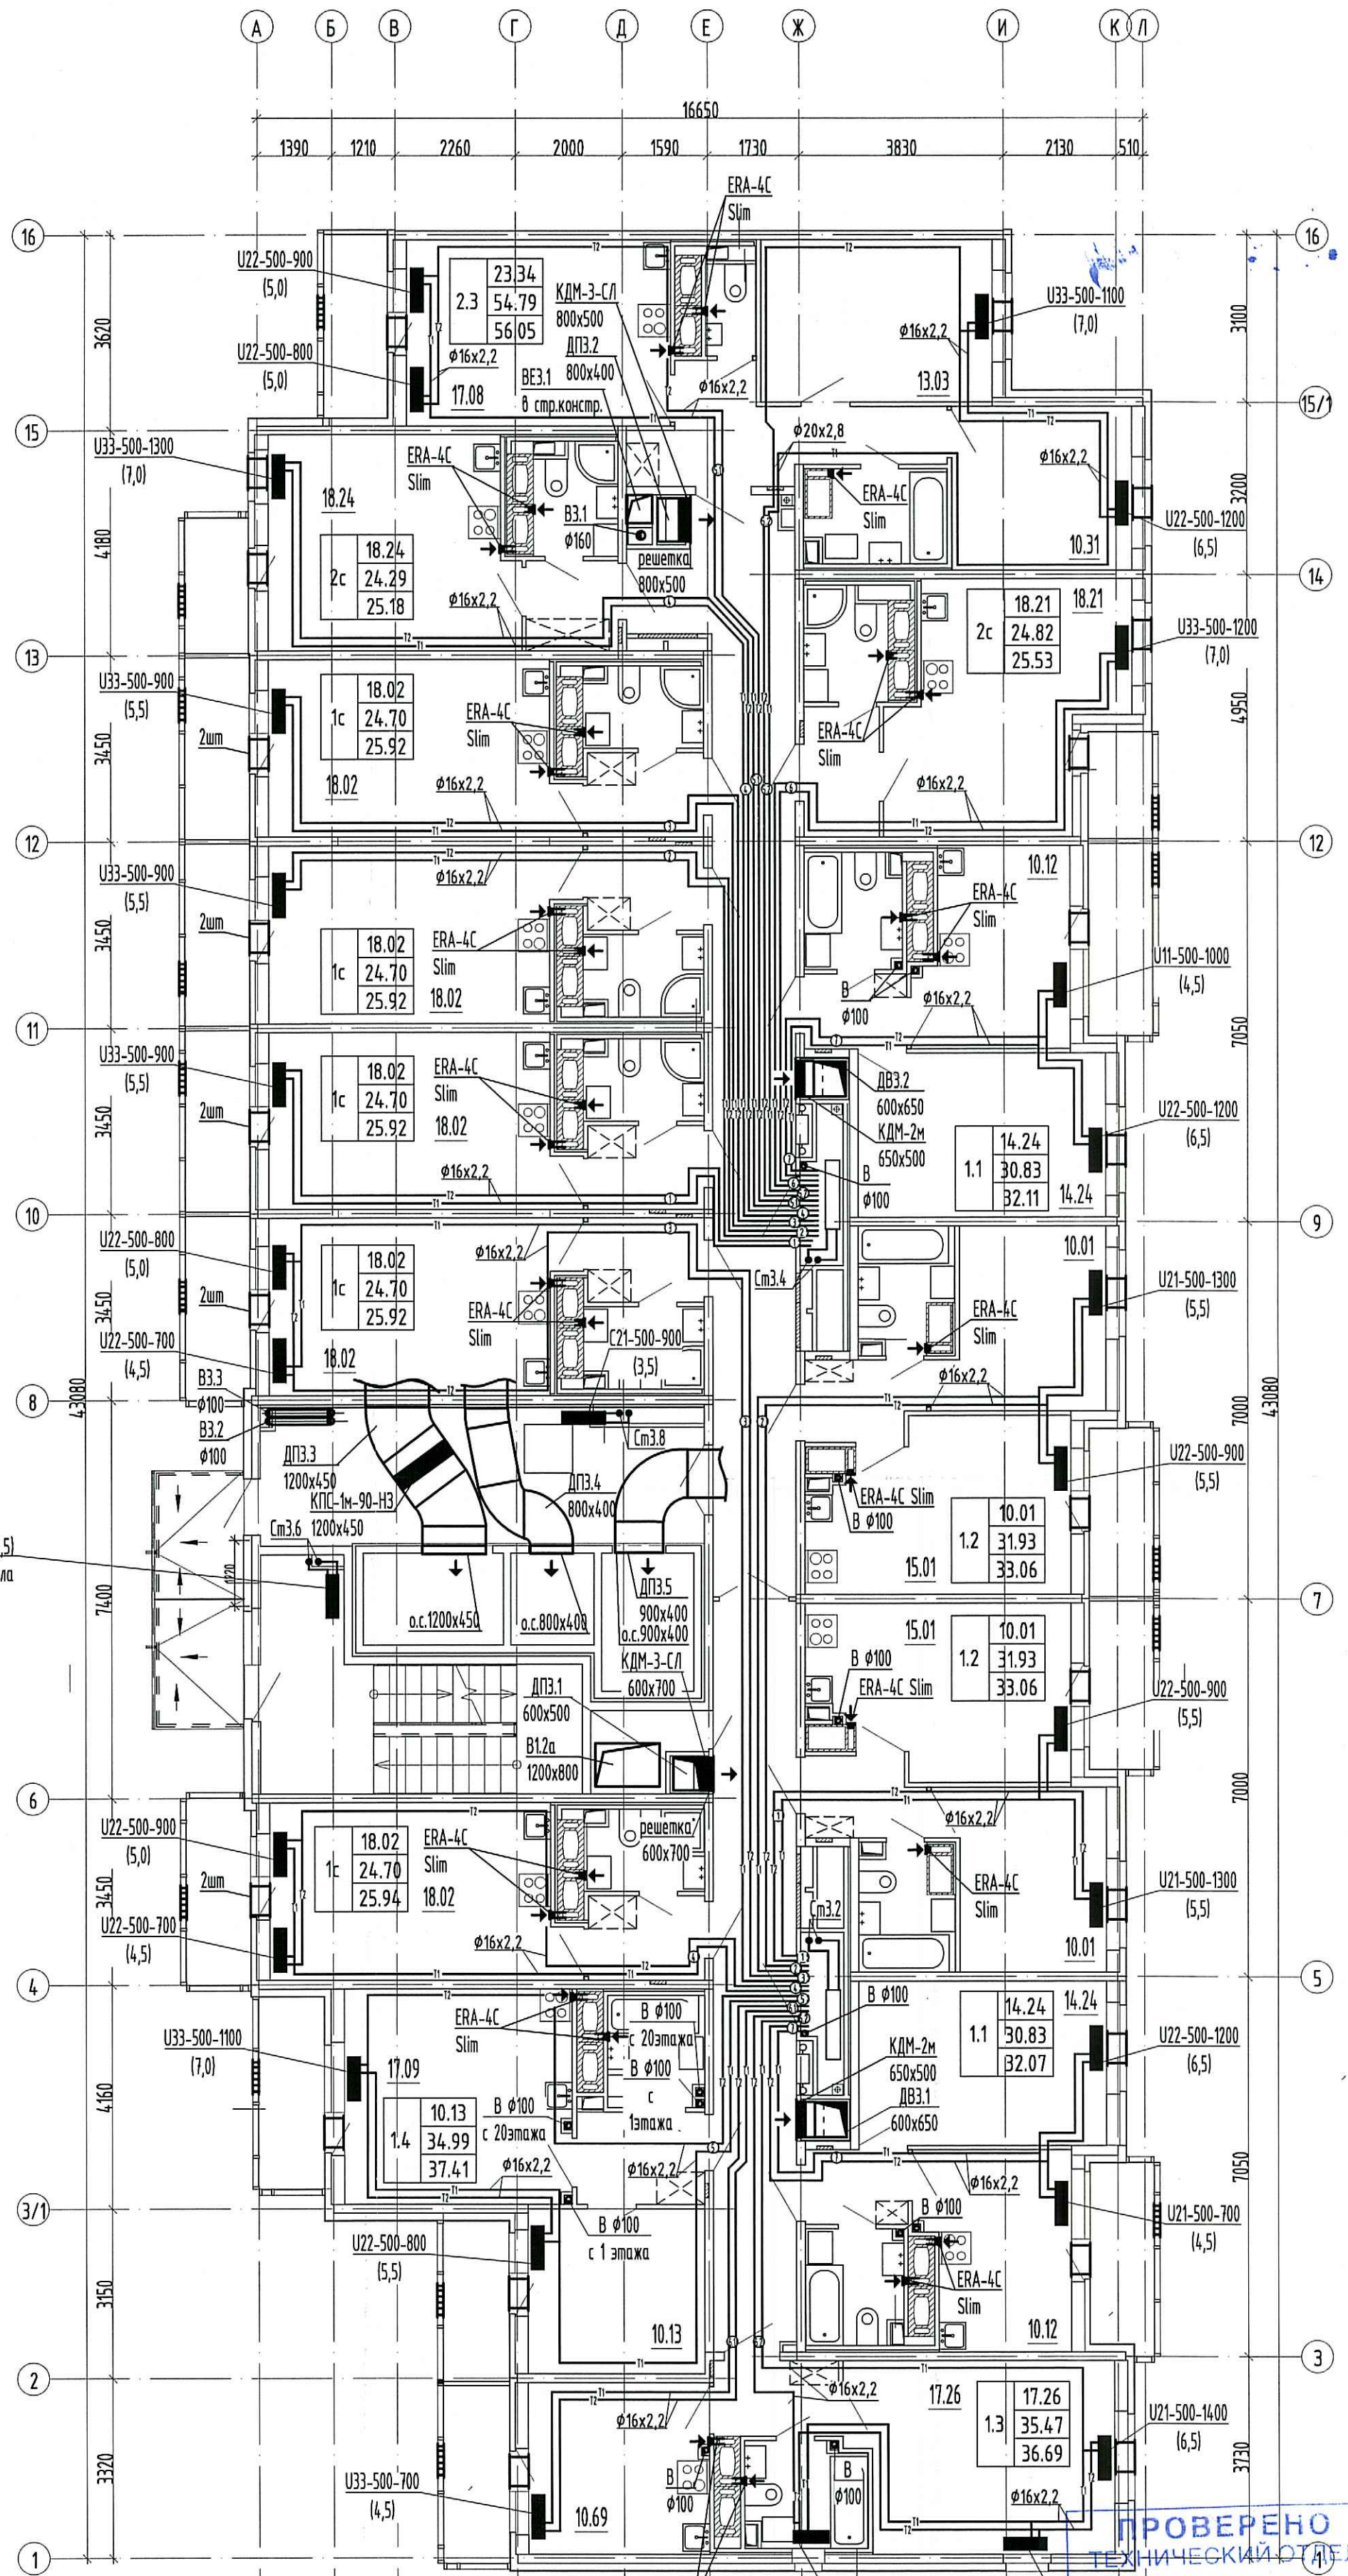


Схема комплекса

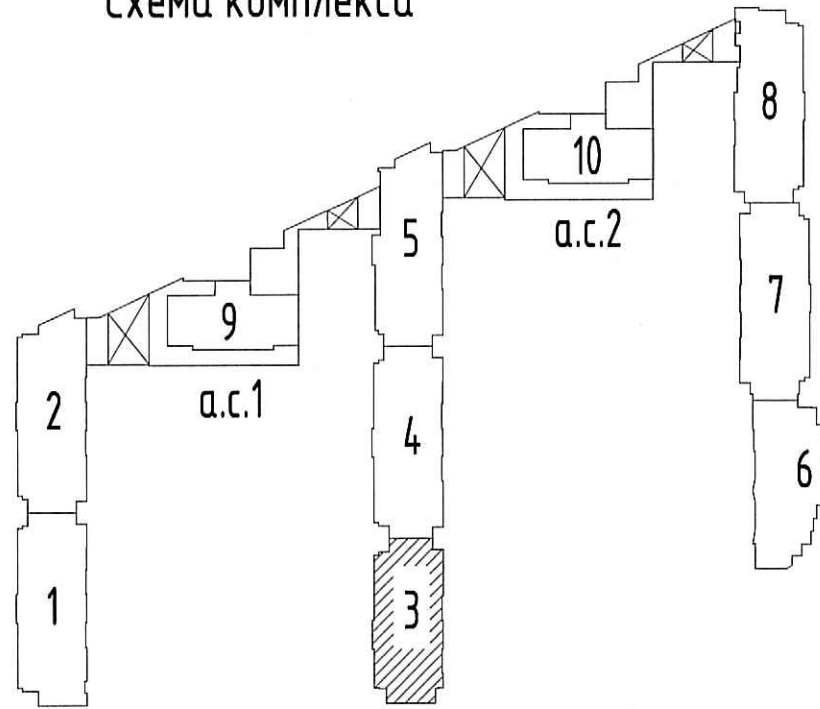

Примечание:

1. Трубопроводы условно отнесены от стен.
2. Отверстия 100х100 и менее пробиваются по месту.
3. Монтаж полимерных трубопроводов вести в соответствии с положениями СП 41-109-2005, СП 73.13330.2016 и рекомендациями завода-изготовителя.
4. При монтаже радиаторов систем отопления следовать рекомендациям завода-изготовителя, а также учитывать минимально допустимые расстояния:
 - от торца (боковой стенки) радиатора до стены минимум 200 мм;
 - от торца (боковой стенки) радиатора до откоса проема балконной двери минимум 100 мм.
5. Все шахты ДВ и ДП выполнять герметичными с нормируемым пределом огнестойкости Е230.
6. В соответствии с Задачей на проектирование оконных клапанов AirBox в квартирах-студиях устанавливаются в количестве 2 штуки (при невозможности установки клапана КИВ) следующим образом:
 - горизонтально над балконной дверью;
 - при открывающемся окне - в окно установить клапан AirBox Comfort без фрезеровки;
 - при неоткрывающемся окне установить клапан AirBox Comfort без фрезеровки вертикально в балконную дверь на противоположную сторону от петель створки, в верхней части створки.
 Всего в квартире-студии 2 приточных устройства.
7. Замену уплотнителя балконной двери по внешнему контуру производить строго напротив места установки клапана.
8. КИВ устанавливается на отп. 2,2м от чистого пола (ось), на расстоянии не менее 300 мм от оконно-дверного проема по горизонтали.
9. Данный проект рассматривать совместно с проектом 04/17-4-0B4.

ООО «Строительная компания «Каменка»
В производство работ
12 АЕК 2019

ПРОВЕРЕНО
ТЕХНИЧЕСКИЙ ОТДЕЛ
11 АЕК 2019
сотрудник ТО

04/17 - 4 - 0B2

Изм. Кол.чл. Лист Ндок. Подпись Дата					Жилой комплекс			Стадия	Лист	Листов
Гл. спец.	Мыльникова			10.19	Отопление и вентиляция. Секция 3. План 21 этажа.	ООО «Простор-Л» Санкт-Петербург	Р	9	9	
Разработал	Пономарёв			10.19						
Разработал	Петлицкая			10.19						
Исполнил	Липатова			10.19						
Н. контр.	Мыльникова			10.19						