
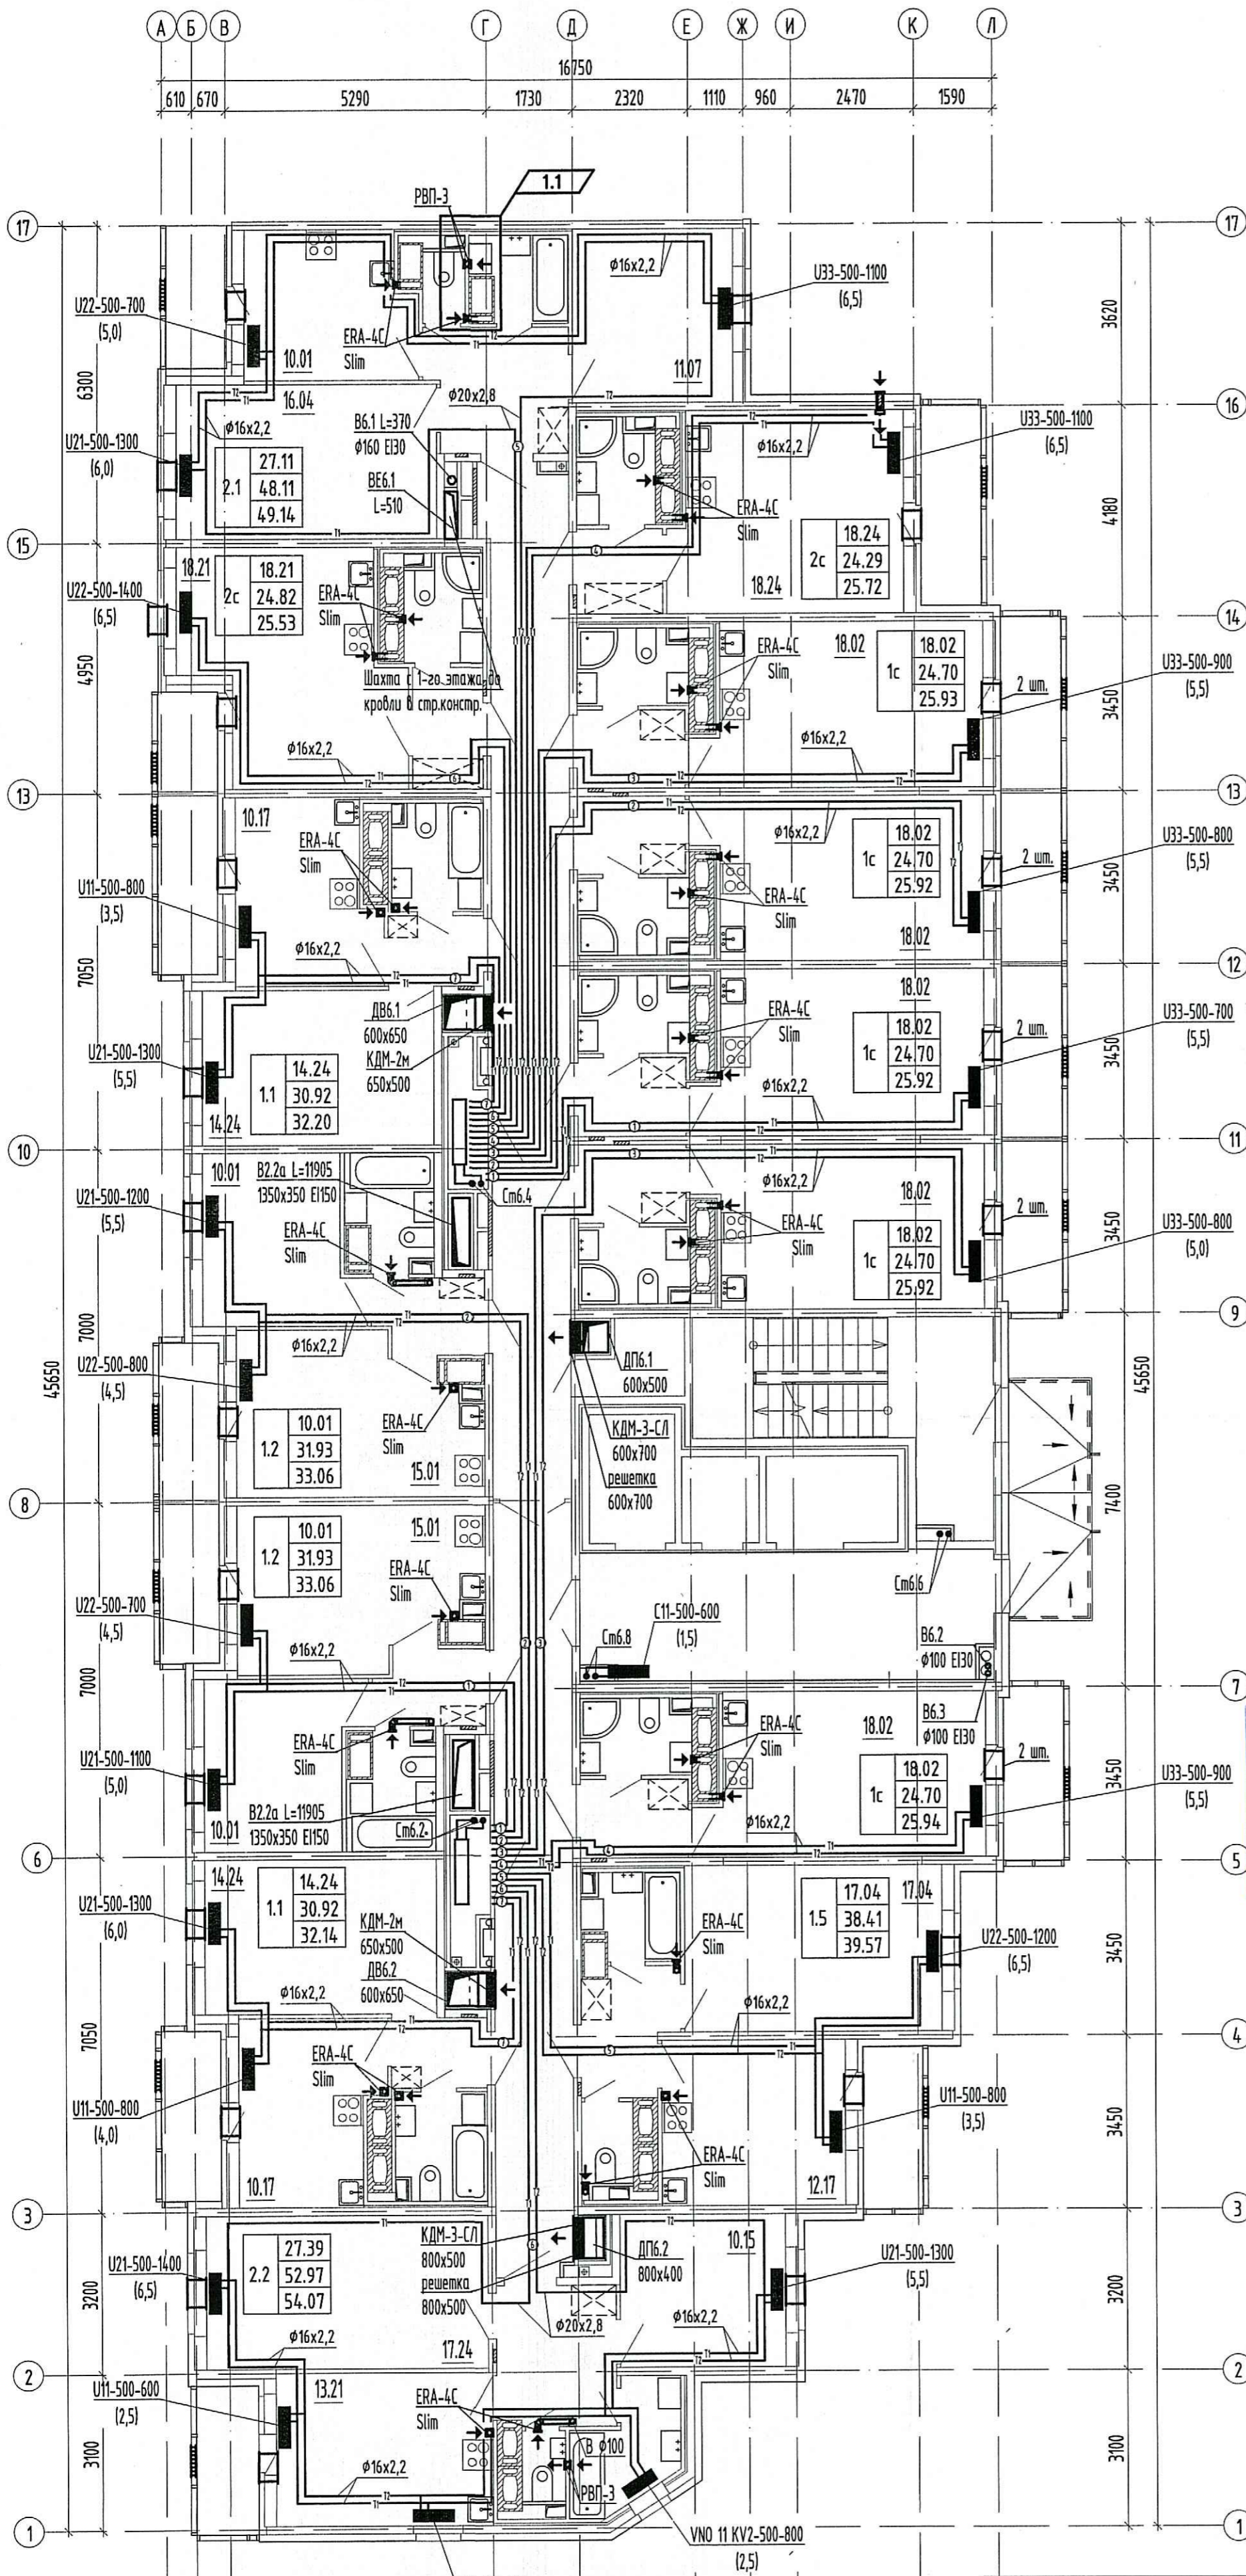


Схема комплекса

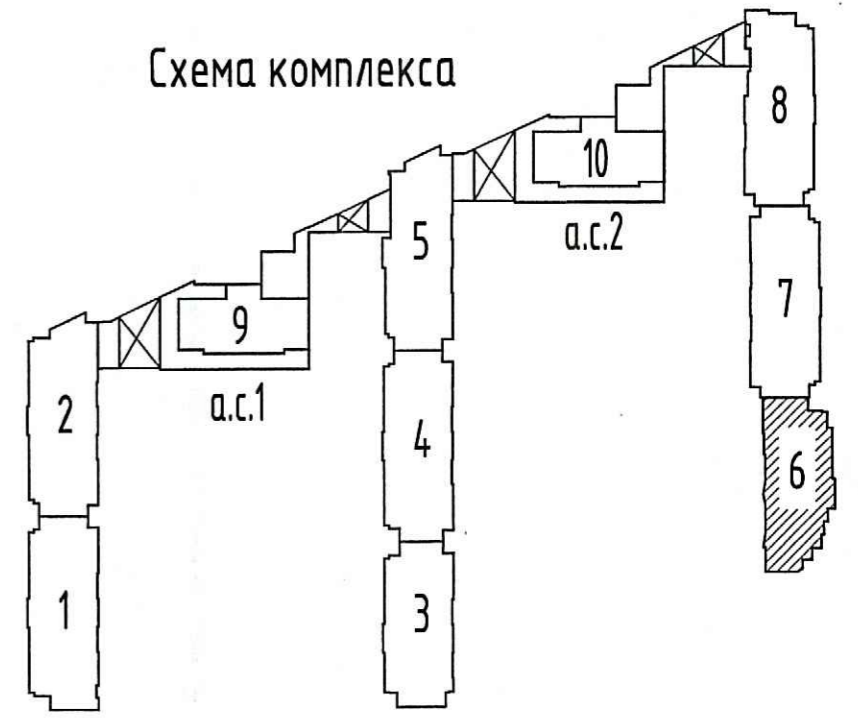

Условные обозначения:

- T1 — - подающий трубопровод
- T2 — - обратный трубопровод
- - нумерация горизонтальных веток
- - приточный клапан Air-Vox Comfort
- ▤ - решетка в витражных конструкциях
- ← ← ← - клапан инфильтрации воздуха КИВ-125

**ПРОВЕРЕНО**  
ТЕХНИЧЕСКИЙ ОТДЕЛ

11 ДЕК 2019

сотрудник ТО

ООО «Строительная компания  
«Каменка»  
В производство работ

Примечание:

12 ДЕК 2019

1. Трубопроводы условно отнесены от стен.
2. Отверстия 100x100 и менее пробиваются по месту.
3. Монтаж полимерных трубопроводов вести в соответствии с положениями СП 41-109-2005, СП 73.13330.2016 и рекомендациями завода-изготовителя.
4. При монтаже радиаторов систем отопления следовать рекомендациям завода-изготовителя, а также учитывать минимально допустимые расстояния:
  - от торца (боковой стенки) радиатора до стены минимум 200 мм;
  - от торца (боковой стенки) радиатора до откоса проема балконной двери минимум 100 мм.
5. Все шпильки ДВ и ДП выполнять герметичными с нормируемым пределом огнестойкости EI30.
6. В соответствии с заданием на проектирование оконных клапанов AirVox в квартирах-студиях устанавливаются в количестве 2 штуки (при невозможности установки клапана КИВ) следующим образом:
  - горизонтально над балконной дверью;
  - при открывающемся окне - в окно установить клапан AirVox Comfort без фрезеровки;
  - при не открывающемся окне установить клапан AirVox Comfort без фрезеровки вертикально в балконную дверь на противоположную сторону от петель створки, в верхней части створки.
 Всего в квартире-студии 2 приточных устройства.
7. Замену уплотнителя балконной двери по внешнему контуру производить строго напротив места установки клапана.
8. КИВ устанавливается на отп. 2,2м от чистого пола (ось), на расстоянии не менее 300 мм от оконно-дверного проема по горизонтали.
9. Данный проект рассматривать совместно с проектом 04/17-4-0B5.

Инв.Н подл.	Взам. инв.Н
Подп. и дата	

<b>04/17 - 4 - 0B3</b>					
1	1	-	191-19		12.19
Изм.	Кол.уч.	Лист	Индок.	Подпись	Дата
Гл. спец.	Мильникова				12.19
Разработал	Иономарёв				12.19
Разработал	Петлицкая				12.19
Исполнил	Липатова				12.19
Н. контр.	Мильникова				12.19
Жилой комплекс			Стадия	Лист	Листов
Отопление и вентиляция. Секция 6. План 21 этажа.			Р	8	
ООО «Простор-Ль» Санкт-Петербург					